
 




SITUACION. E 1/2000

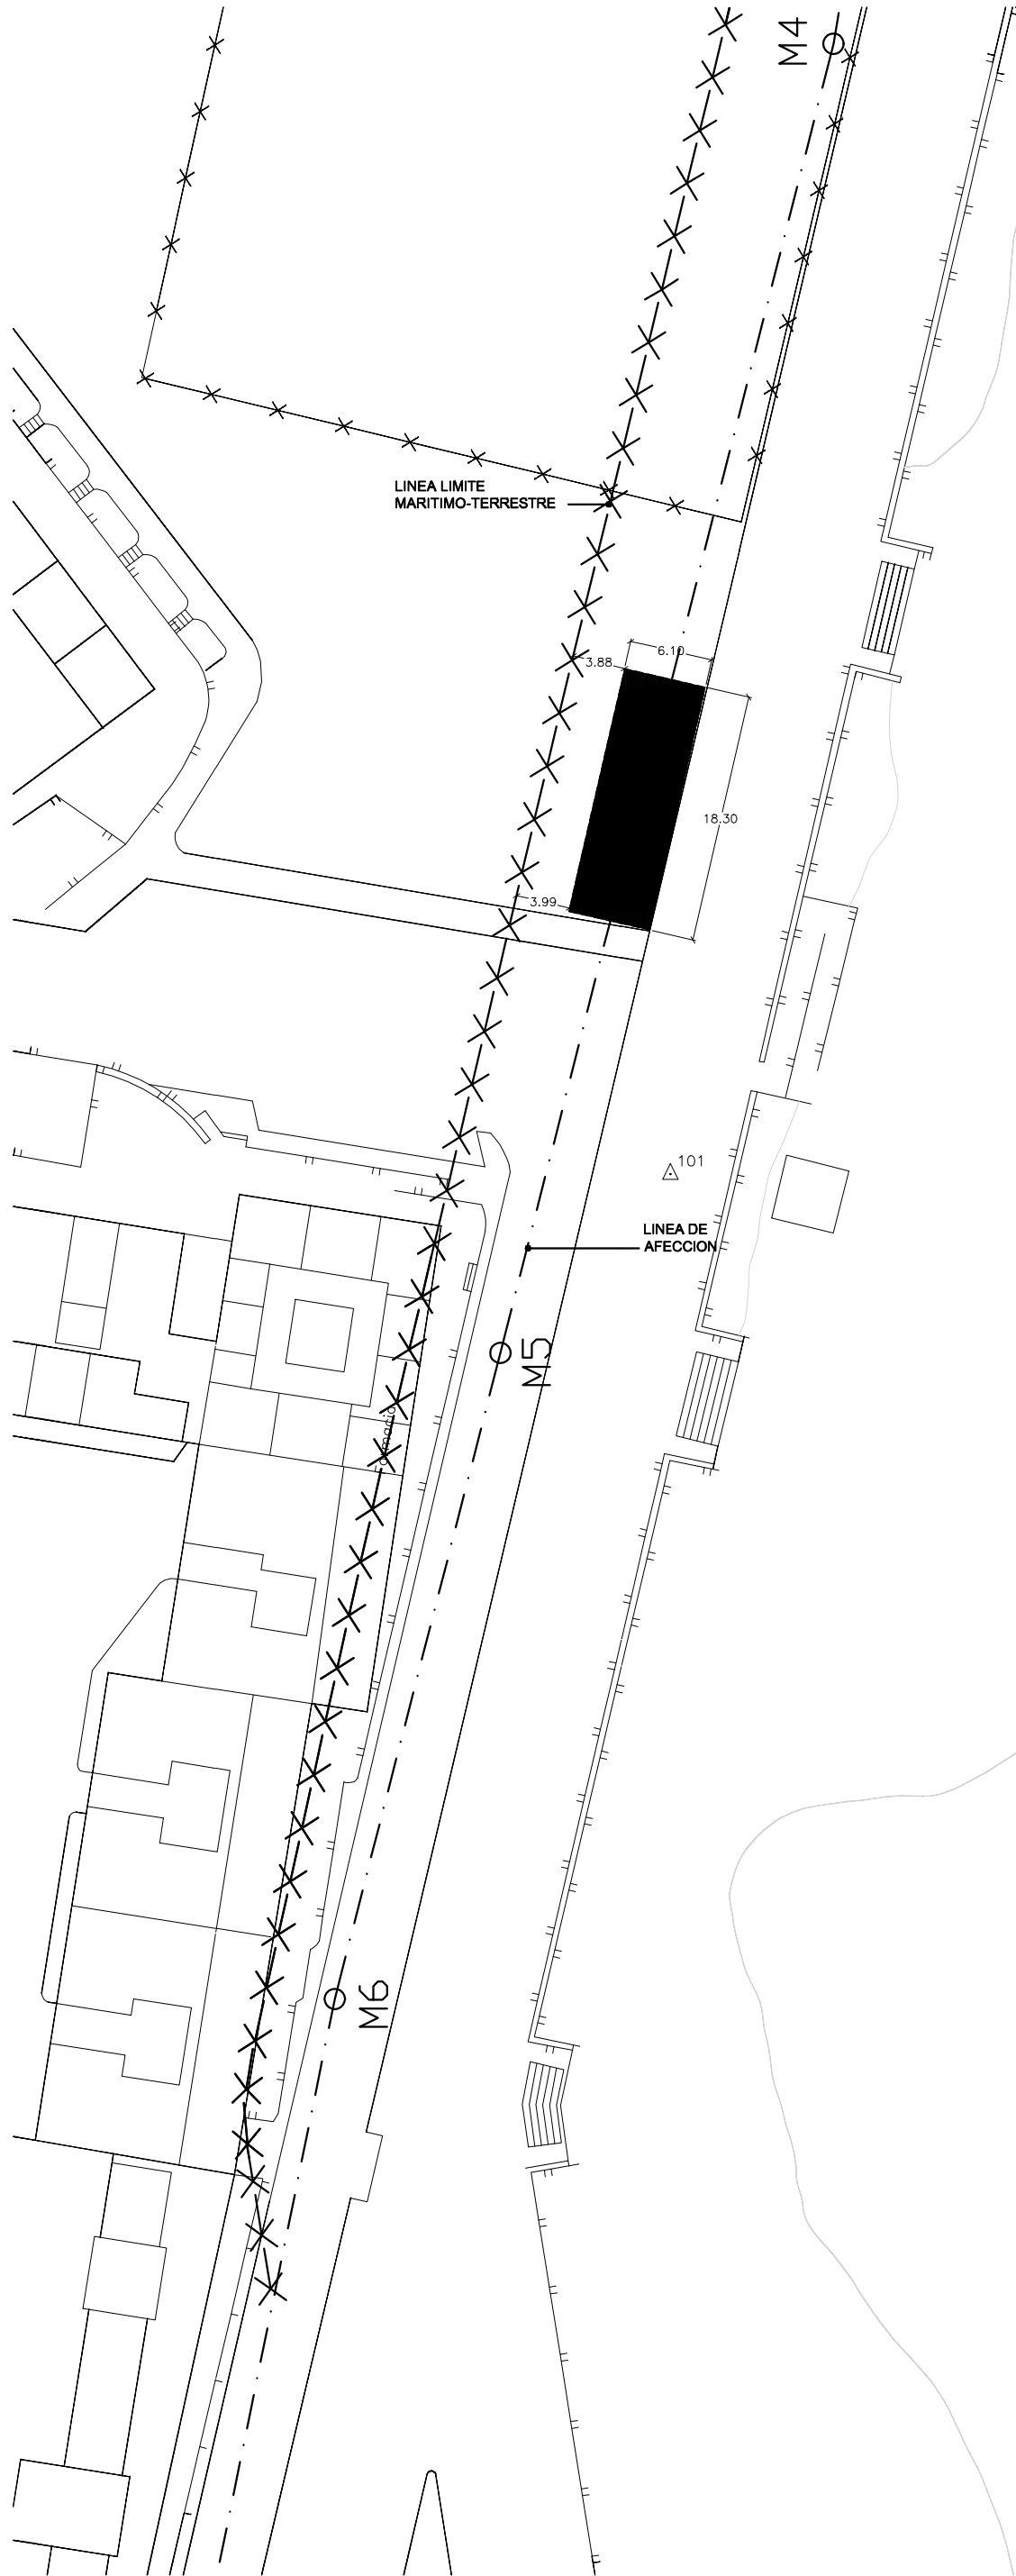

EMPLAZAMIENTO. 1/500



LAS DIMENSIONES PUEDEN SUFRIR LIGERAS VARIACIONES COMO CONSECUENCIA DE POSIBLES MODIFICACIONES PROGRAMATICAS, INTEGRACION DE SUPERFICIES PARA INSTALACIONES Y REAJUSTE DE LAS SECCIONES ESTRUCTURALES.

TODAS LAS DIMENSIONES EN LOS PLANOS QUEDAN BAJO LA RESPONSABILIDAD DE LA EMPRESA CONSTRUCTORA. EN CASO DE ENCONTRAR UN ERROR EN LOS PLANOS, ESTE DEBE SER NOTIFICADO.

VISADO

El presente documento es copia de su original del que es autor OMBRA ARQUITECTOS C.B. Su utilización total o parcial, así como cualquier reproducción o cesión a terceros, requiere la previa autorización expresa de sus autores, quedando en todo caso prohibida cualquier modificación unilateral del mismo.

Proyecto de ejecución

FONDO ESTATAL DE INVERSION LOCAL
POSTA SANITARIA
PORT SAPLAYA NORTE
expediente : 62/08
clave: 07-2008RDL9

ALBORAYA (VALENCIA)

promotor:
 AJUNTAMENT
d'ALBORAYA

PLANO:

SITUACION Y EMPLAZAMIENTO
PORTSAPLAYA

ESCALA: 1/2000- /500
FECHA: FEB-09

PLANO Nº.

G1

ombraarquitectos c.b.
Rafael Comenge nº2 bajo dcha 46010 Valencia ombra_arquitectos@yahoo.es


Arquitecto.



Arquitecto.


Arquitecto.


Arquitecto.

FRANCISCO MIRAYETE MARTIN
Arquitecto.


PABLO PERIN LLOBELL
Arquitecto.

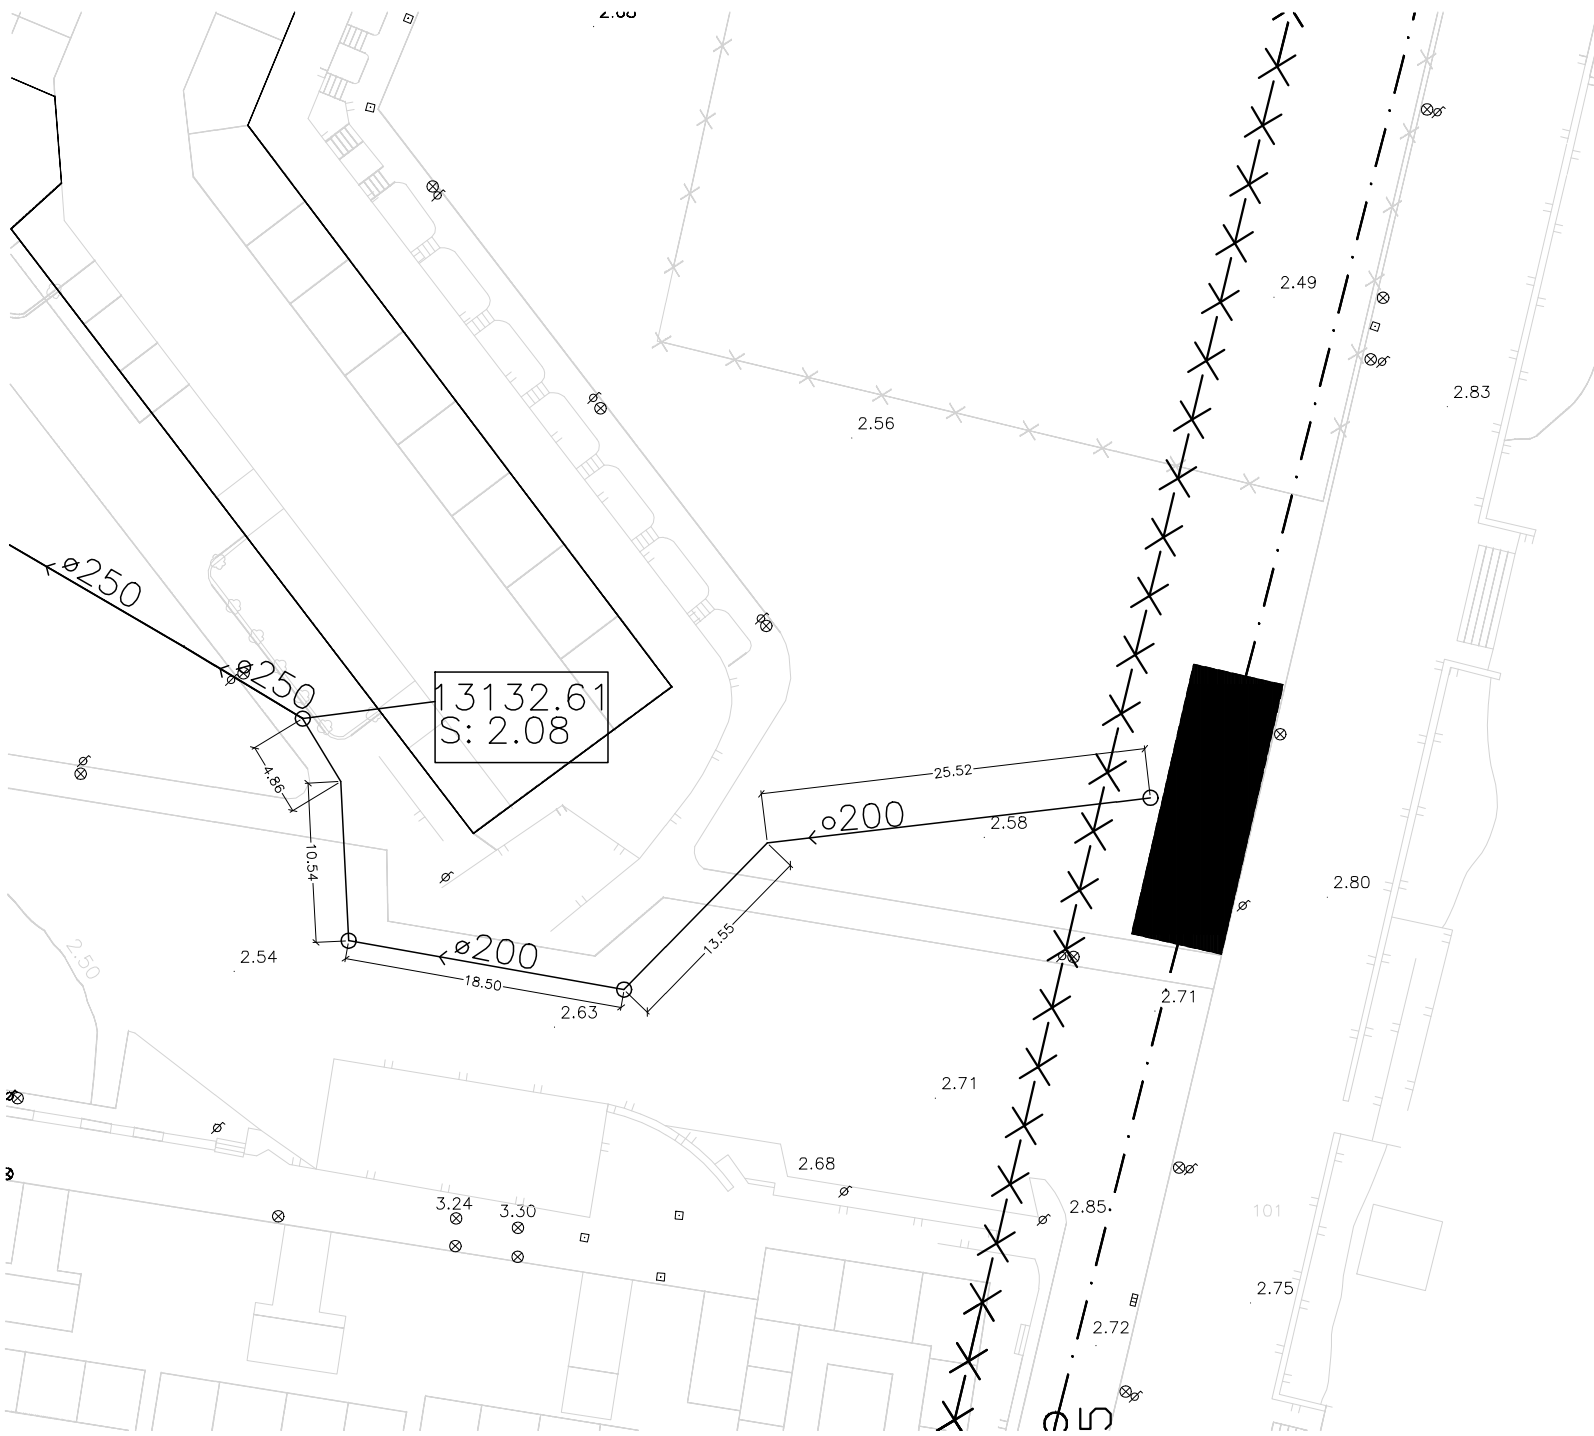

PLANTA ACOMETIDA SANEAMIENTO



PLANTA ACOMETIDA ELECTRICIDAD

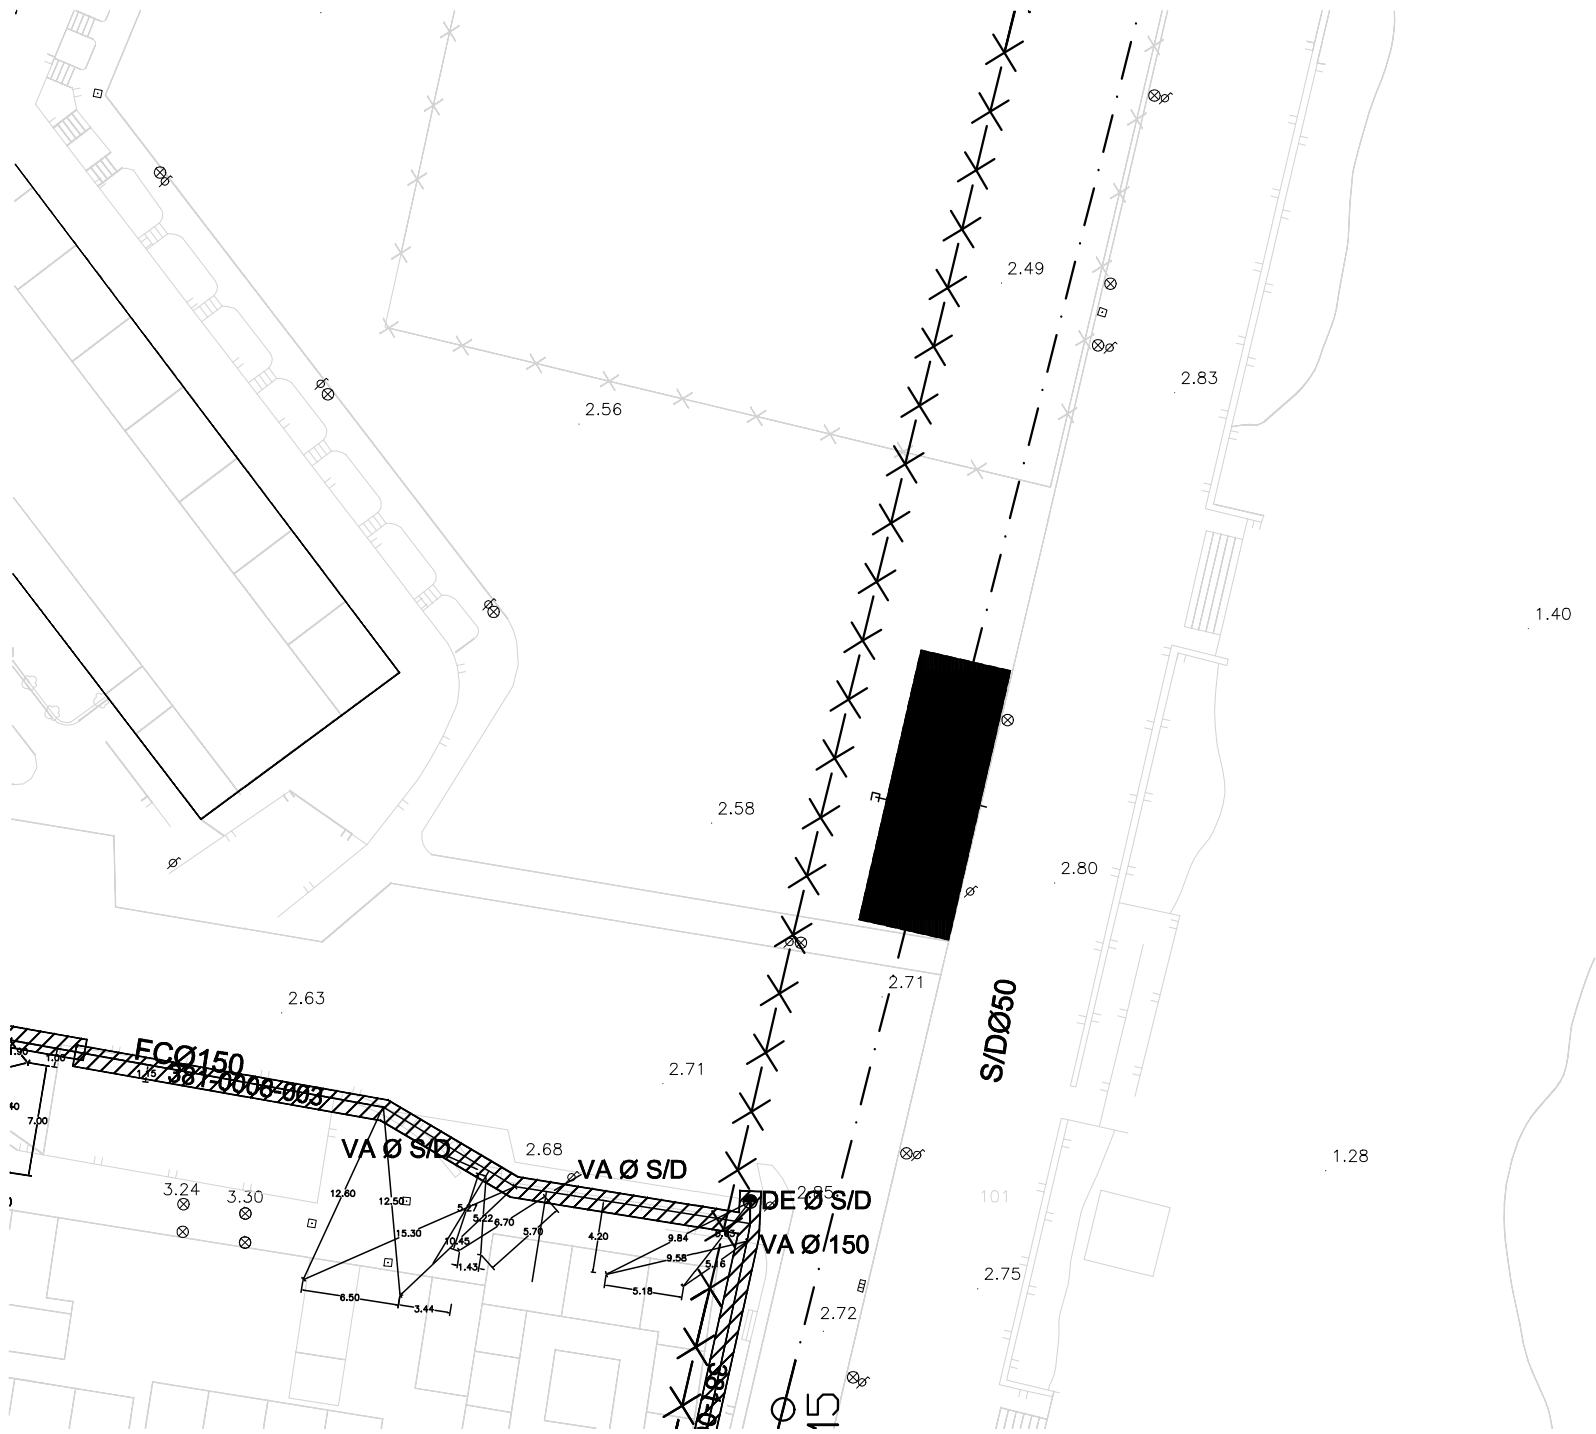

PLANTA ACOMETIDA FONTANERIA



PLANTA ACOMETIDA ESPECIALES

LAS DIMENSIONES PUEDEN SUFRIR LIGERAS VARIACIONES COMO CONSECUENCIA DE POSIBLES MODIFICACIONES PROGRAMATICAS, INTEGRACION DE SUPERFICIES PARA INSTALACIONES Y REAJUSTE DE LAS SECCIONES ESTRUCTURALES.

TODAS LAS DIMENSIONES EN LOS PLANOS QUEDAN BAJO LA RESPONSABILIDAD DE LA EMPRESA CONSTRUCTORA. EN CASO DE ENCONTRAR UN ERROR EN LOS PLANOS, ESTE DEBE SER NOTIFICADO.

VISADO

El presente documento es copia de su original del que es autor OMBRA ARQUITECTOS C.B su utilización total o parcial, así como cualquier reproducción o cesión a terceros, requiere la previa autorización expresa de sus autores, quedando en todo caso prohibida cualquier modificación unilateral del mismo.

Proyecto de ejecución

FONDO ESTATAL DE INVERSION LOCAL
POSTA SANITARIA
PORT SAPLAYA NORTE

expediente : 62/08
clave: 07-2008RDL9

ALBORAYA (VALENCIA)

promotor:



AJUNTAMENT
d'ALBORAYA

PLANO:

PLANTAS ACOMETIDAS

ESCALA: 1/500
FECHA: FEB-09

PLANO Nº.

G2

ombraarquitectos c.b.
Rafael Comenge nº2 bajo dcha 46010 Valencia ombra_arquitectos@yahoo.es



Francisco Miravete Martín
Arquitecto.



Diego Carratala Collado
Arquitecto.

Francisco Miravete Martín
Arquitecto.

Pablo Perin Llobell
Arquitecto.